


PLANTA BAIXA DE LÓGICA
ESCALA: 1/100

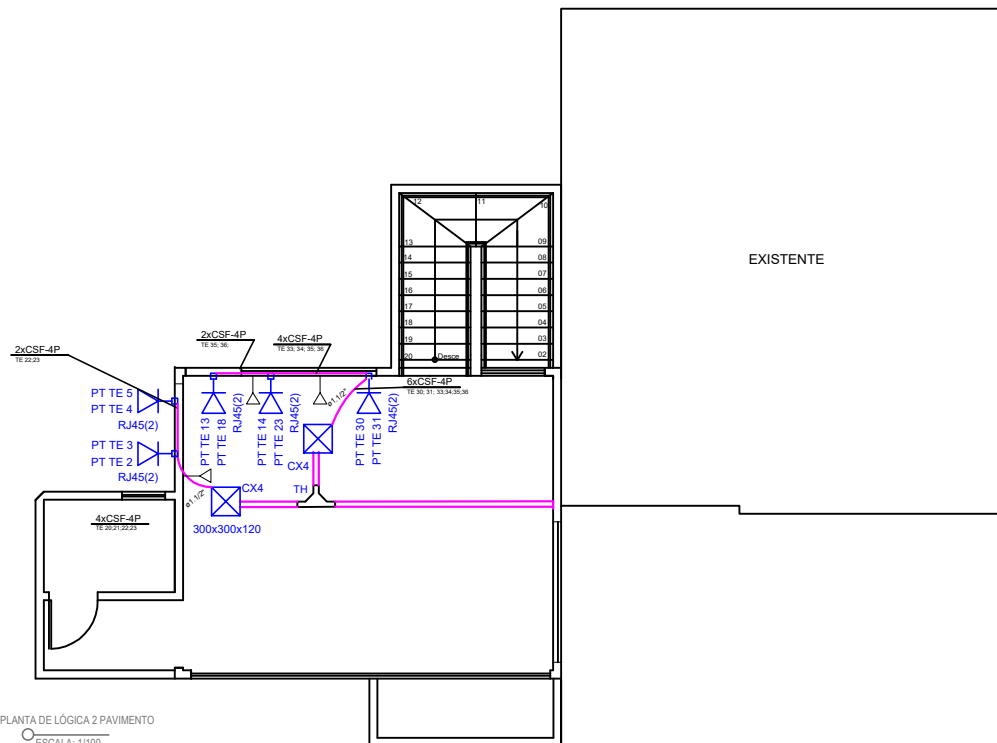

PLANTA DE LÓGICA 2 PAVIMENTO
ESCALA: 1/100

Legenda		
	Caixa de passagem de sobrepôr no teto	4
	Cruzeta (X) 90°	1
	T horizontal 90°	4
	Tomada RJ45 - 0,30m do piso	10
	PONTO PARA TELEFONE H:0,30cm DO PISO ACABADO ATÉ SEU EIXO	6
	Eletro Calha	20 m
	Tube de aço galvanizado	61,86 m

RENAN MEDEIROS
ENGENHEIRO CIVIL

Construir é arte da vida
(66) 9 9902-0330

Email: engenheiro.medeiros@hotmail.com
Rua dos Ipês, s/n, Bairro Bosque da Saúde, CEP: 78345-000

PROJETO - ENDEREÇO
 PROJETO DE REFORMA E AMPLIAÇÃO DA SEDE DE DEPARTAMENTO DE ÁGUA E ESGOTO SANITÁRIO(DAES), AV GABRIEL MULLER N 53, BAIRRO MÓDULO 02, NO MUNICÍPIO DE JUINA-MT. CEP: 78.320-000

PROPRIETÁRIO	ÁREAS (m ²)
DAES-Dep de Água e Esg.Sanitário- Juína CPF: 04.709.778/0001-25	Terreno 3205,90 m ² Área Edificada 175,10 m ² Construção 128,48 m ²
RESPONSÁVEL TÉCNICO/AUTORIA	Área Total Edificada: 303,63 m ²
RENAN HENRIQUE DE ALMEIDA MEDEIROS CREA-MT: 039457	ESCALA INDICADA
ASSUNTO PROJETO LÓGICA PLANTA DE LÓGICA PLANTA DE TELEFONE	DATA JULHO/ 2020 TAXA DE OCUPAÇÃO
	DESENHO 10/10 FOLHA 1/1